




**Segretario Generale
della Giustizia Amministrativa**
Ufficio unico contratti e risorse
Piazza del Monte di Pietà, 33 – 00186 ROMA
00186 Roma

PROGETTO ESECUTIVO
LAVORI DI MANUTENZIONE STRAORDINARIA RELATIVI
ALL'ADEGUAMENTO DELL'IMPIANTO ELETTRICO E ALLE
NORMATIVE DI SICUREZZA DEI LOCALI AD USO BAR E
MENSA DI PALAZZO SPADA


ELABORATI GRAFICI

ELABORATO:	SCALA : 1:100
IMPIANTO ELETTRICO Distribuzione principale	TAVOLA: IE01

PIANO TERRA

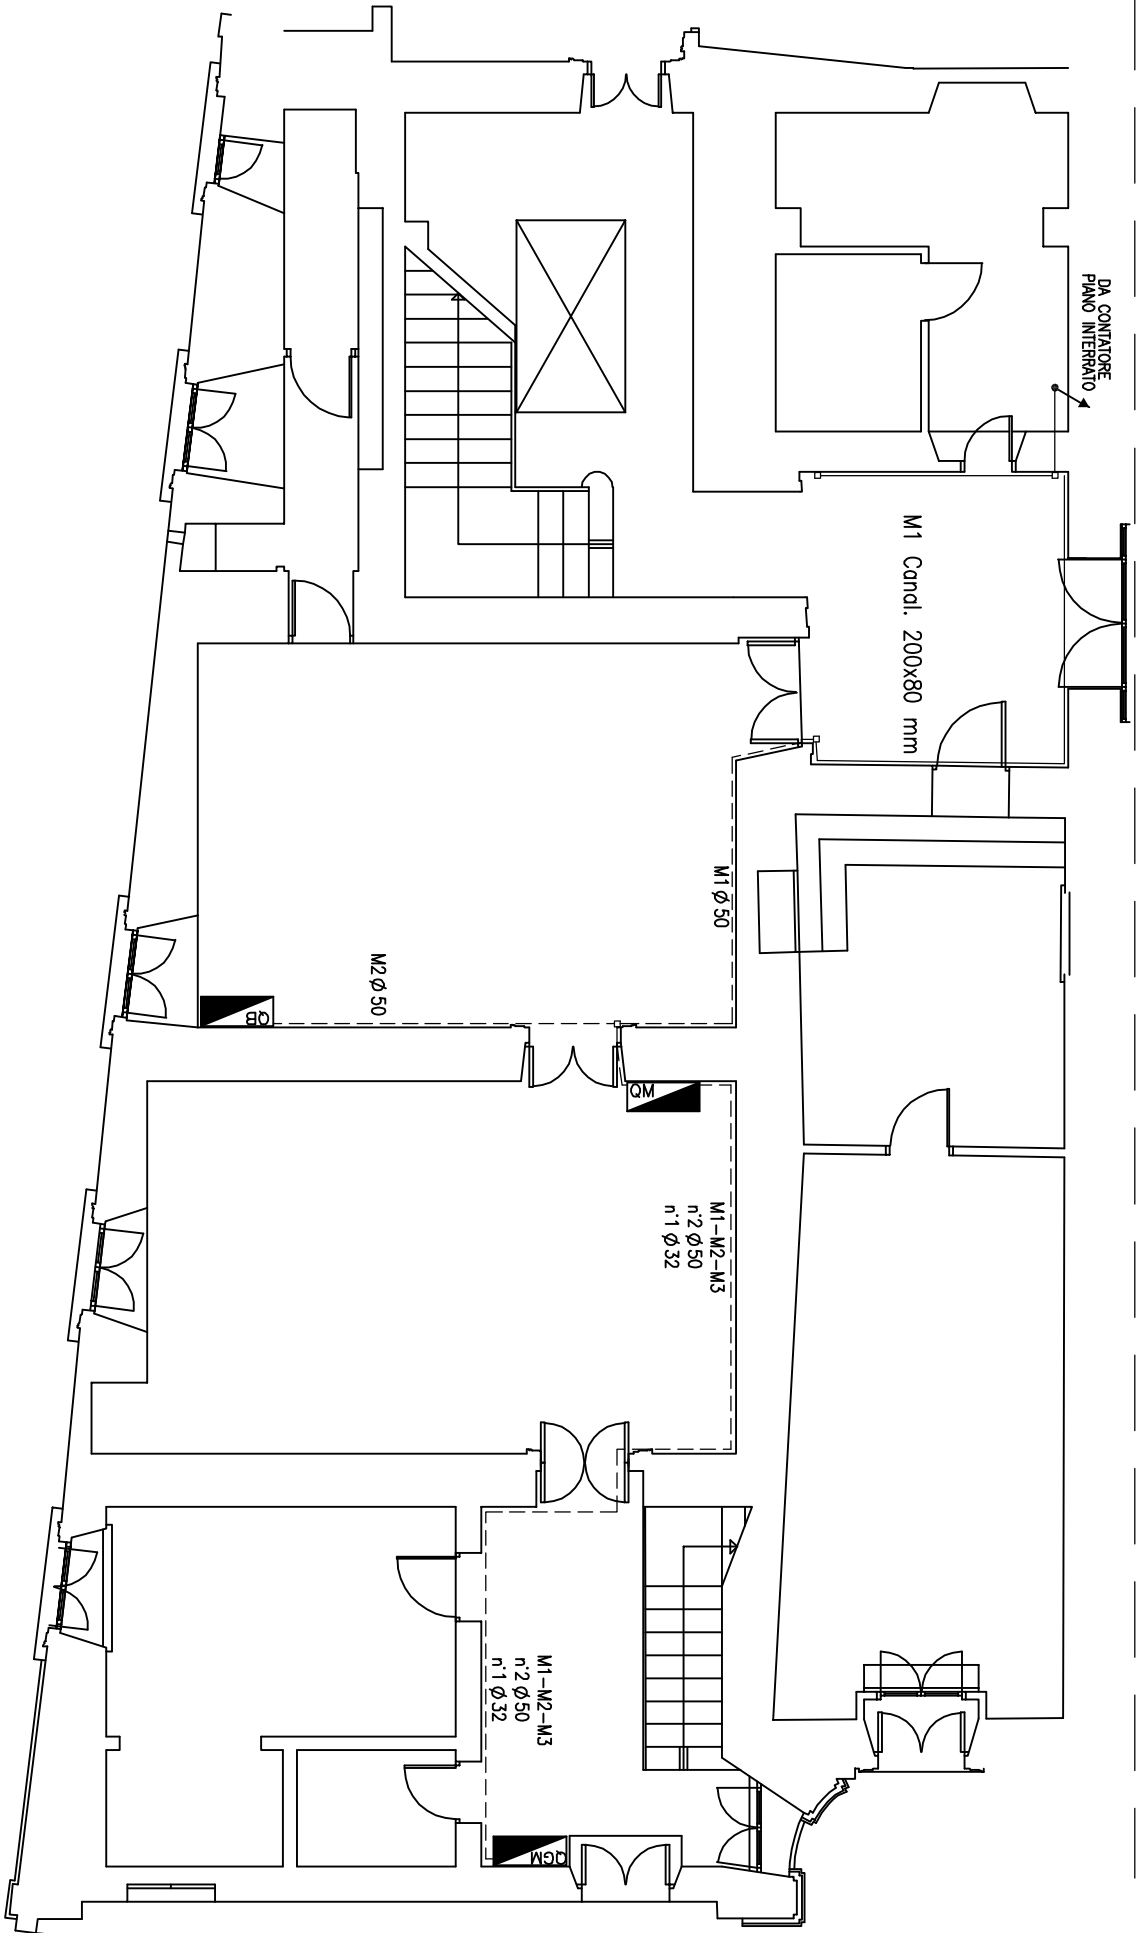

PIANO INTERRATO

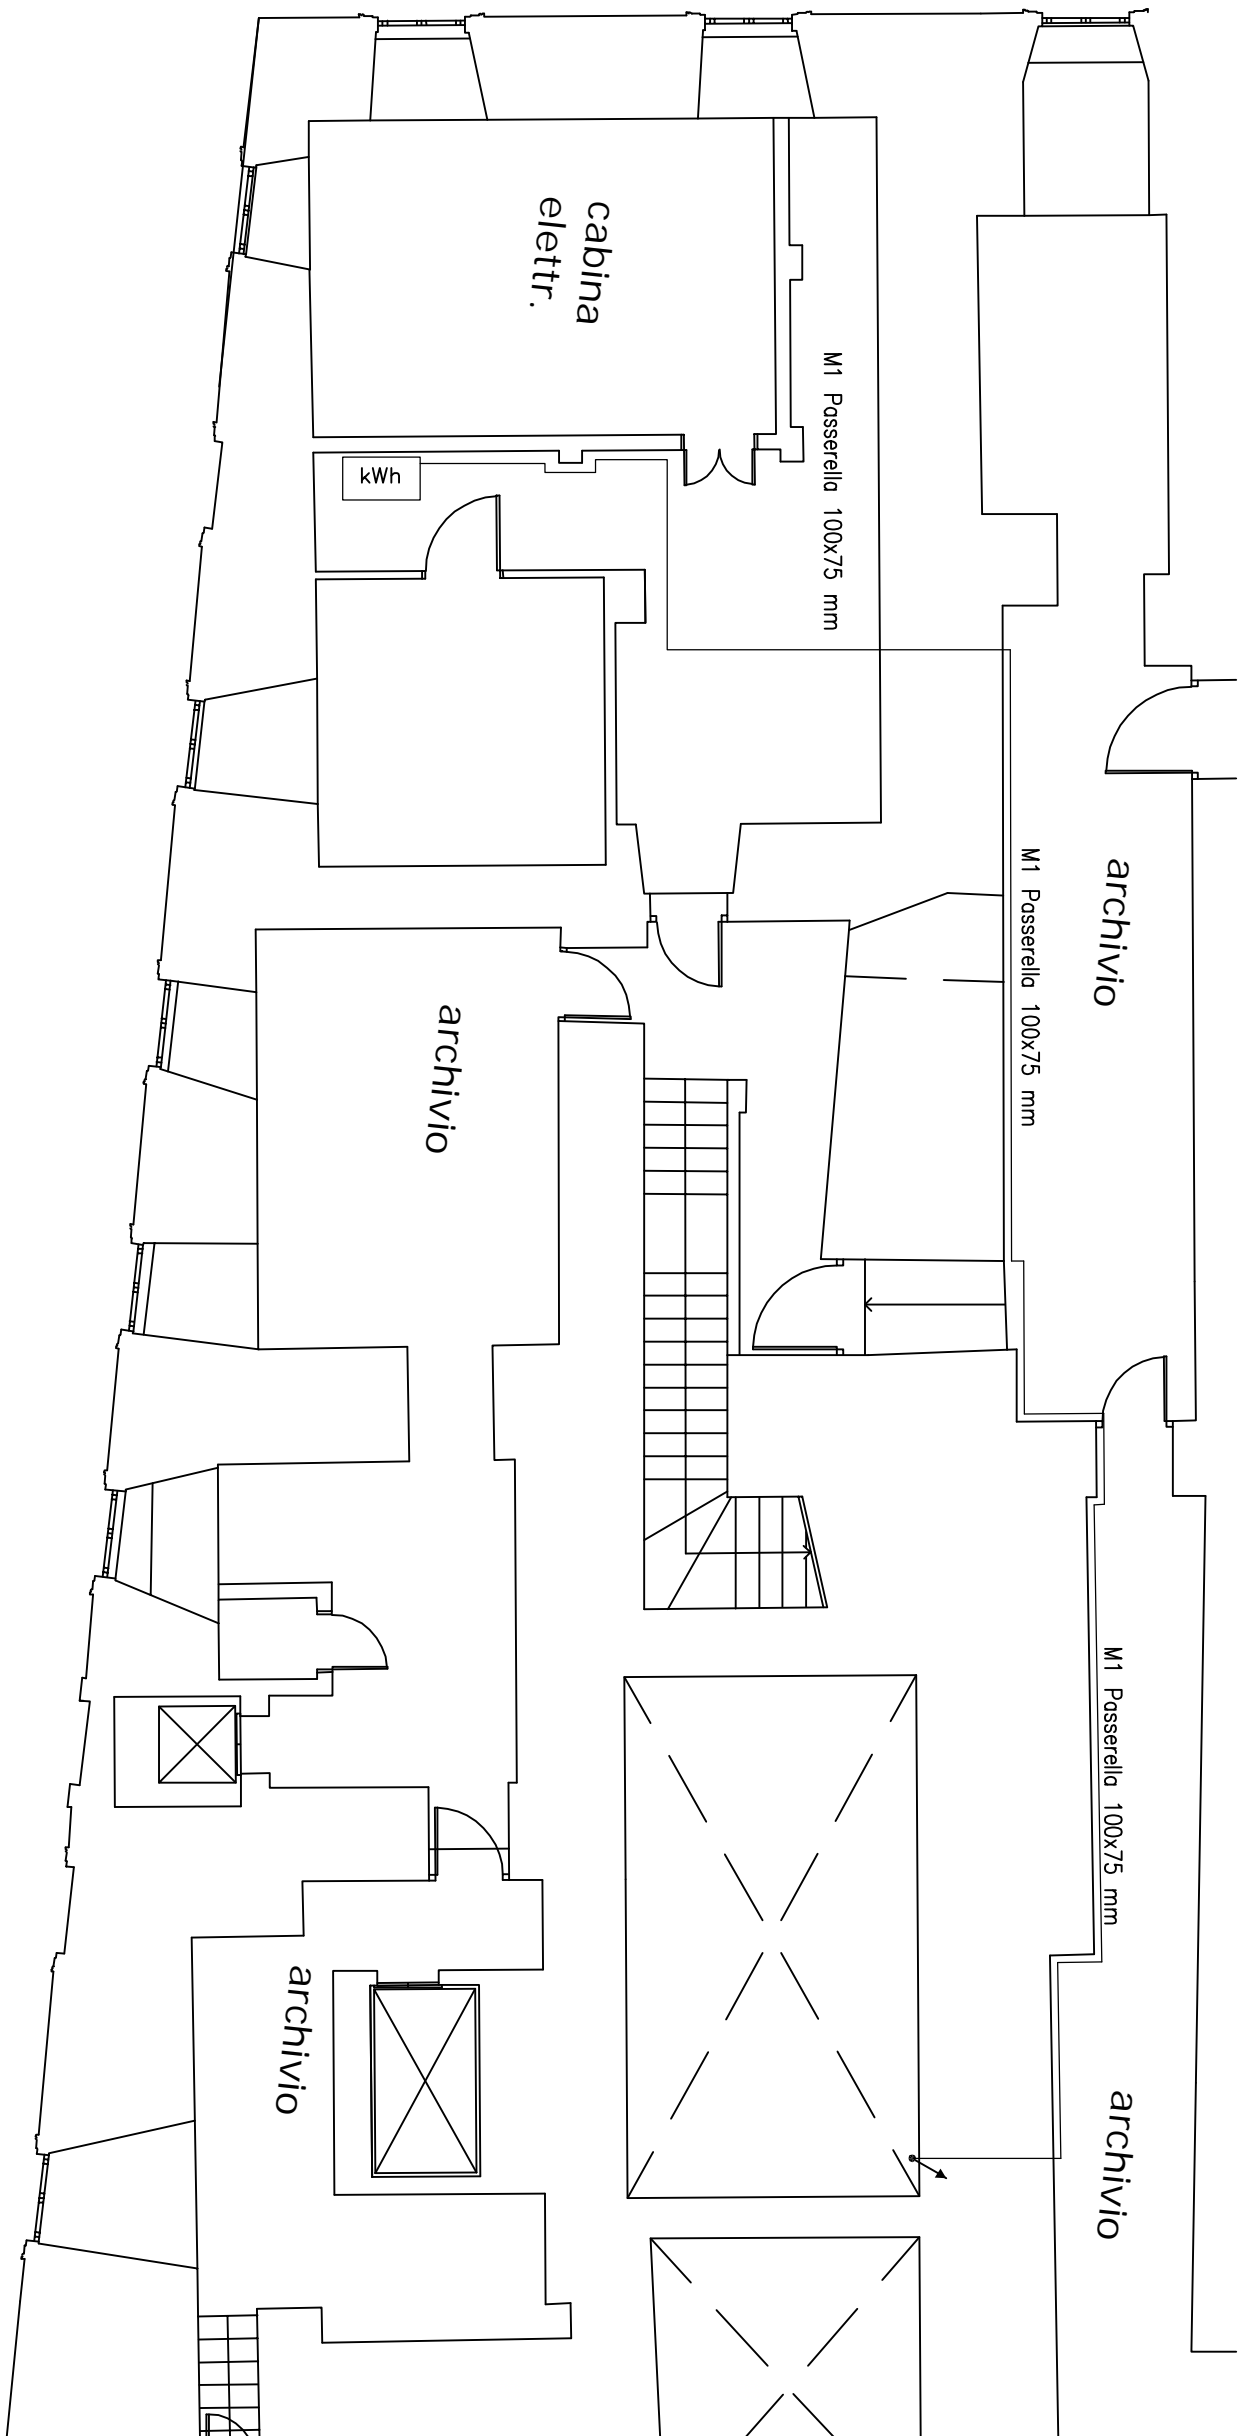

Legenda

	quadro elettrico
	contatore elettrico
	conduttura ascendente